


Situace
M 1: 250

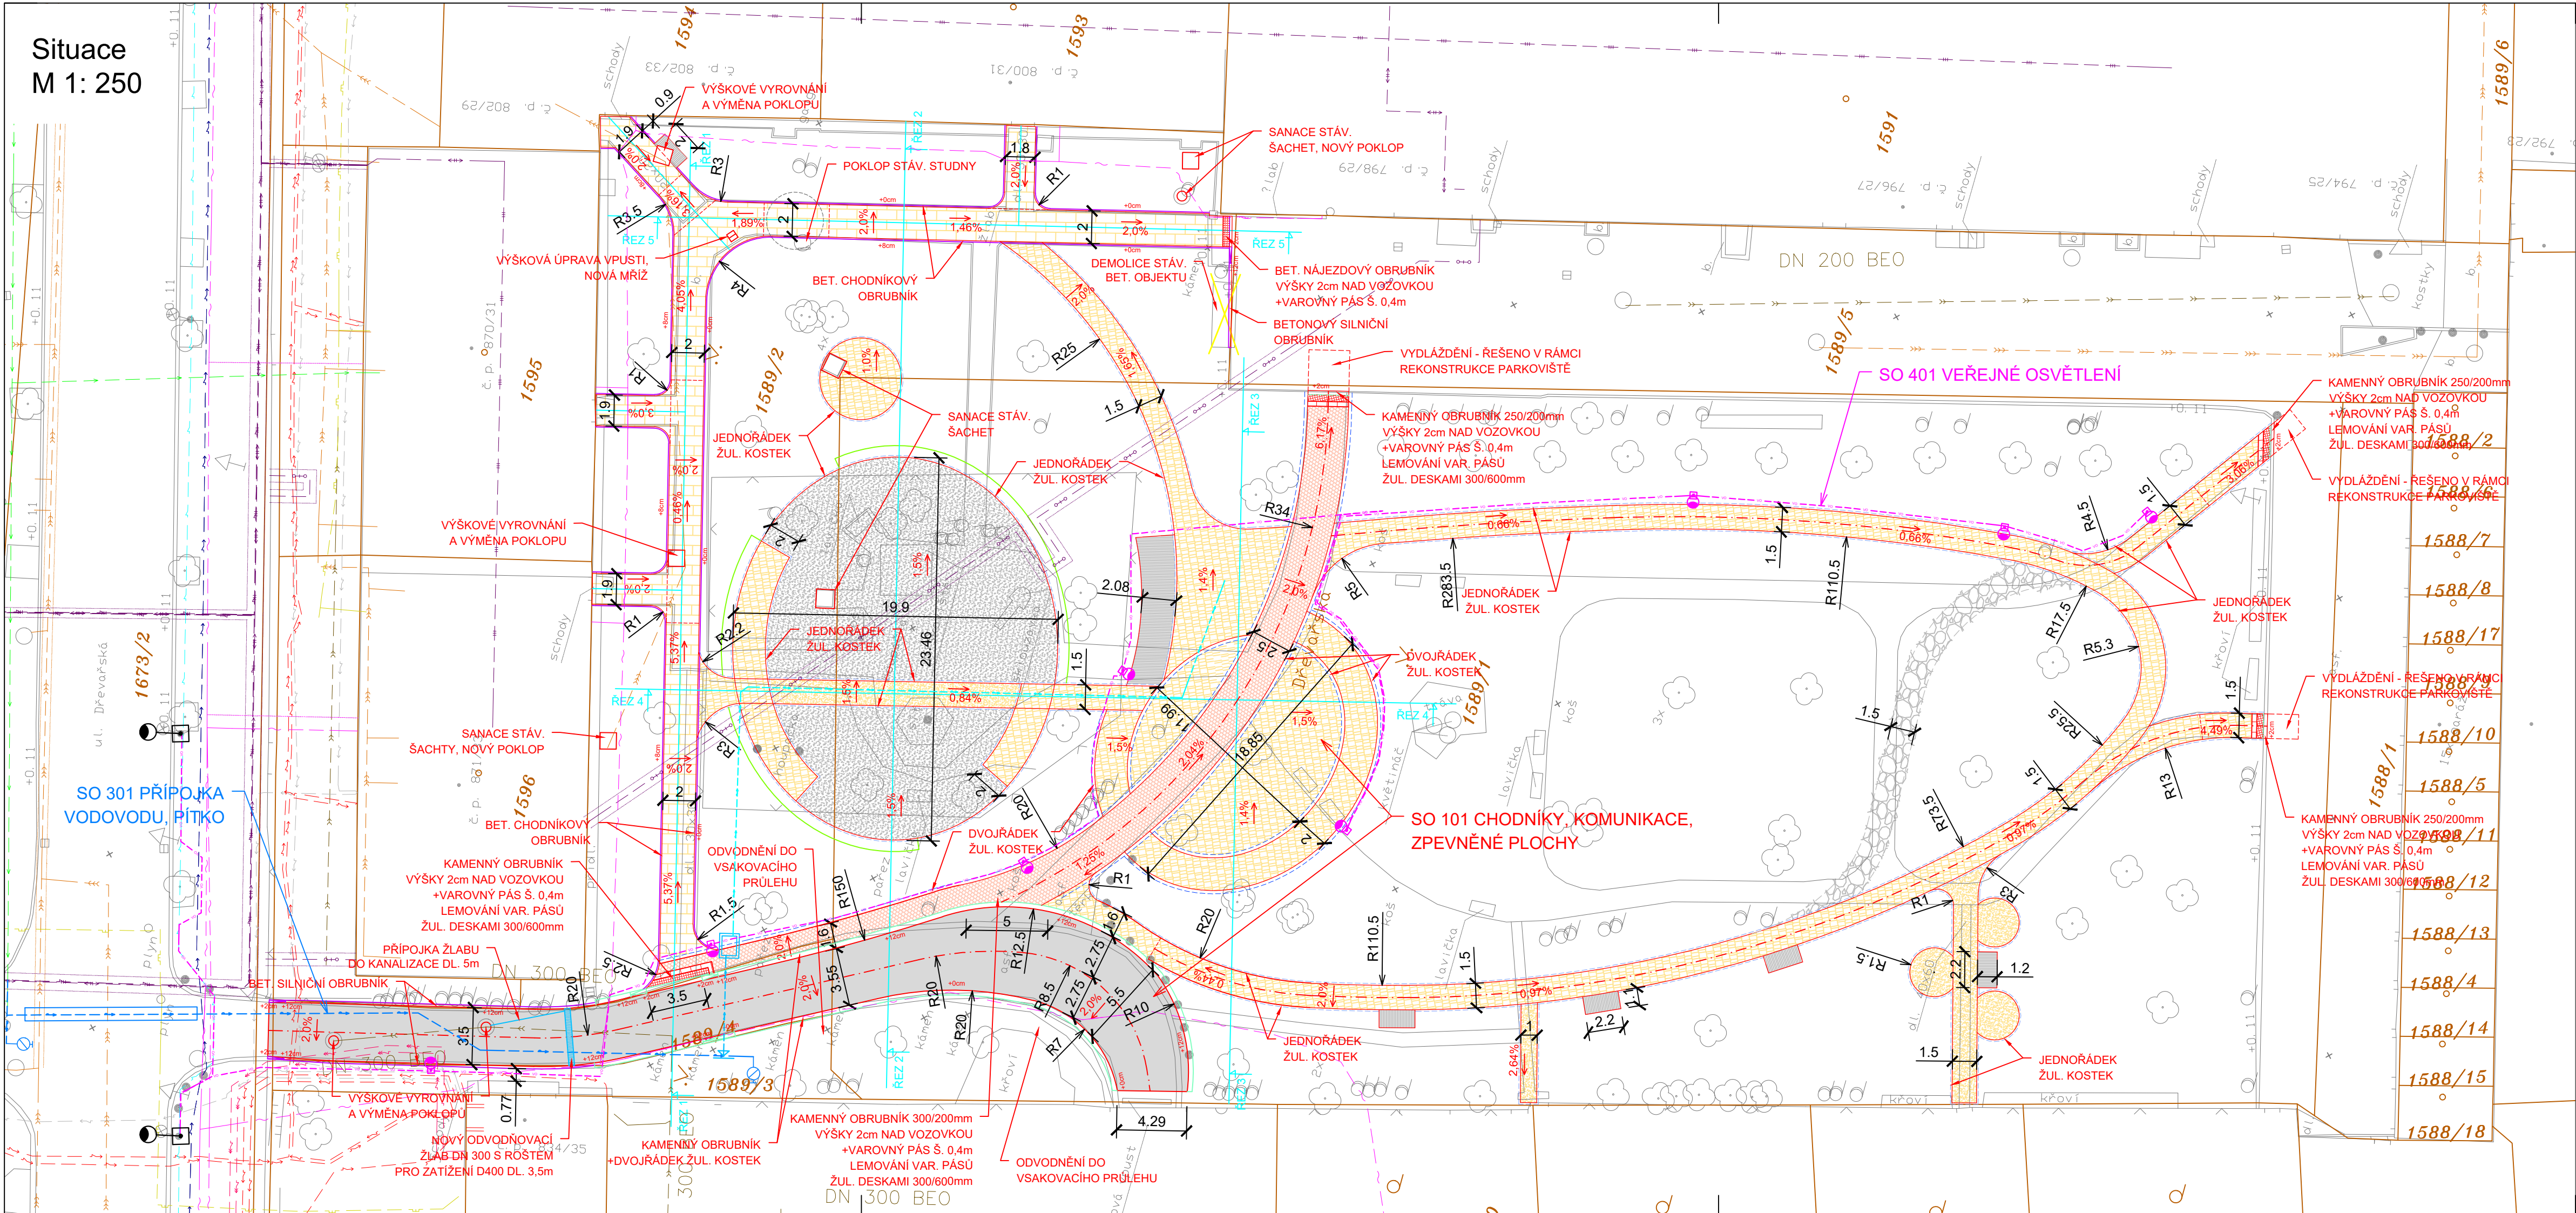

LEGENDA:

- KOMUNIKACE - ASFALTOVÝ BETON
- CHODNÍKY - BETONOVÁ SKLADEBNÁ DLAŽBA TL. 60mm
- CHODNÍKY - MLATOVÝ POVRCH
- CHODNÍKY - ŽULOVÉ ODSEKY
- DĚTSKÉ HŘIŠTĚ - KAČÍREK FR. 2/8mm
- POJÍŽDĚNÉ CHODNÍKY - ŽULOVÁ KOSTKA 100/100mm, VĚJÍŘOVÝ KLD
- CHODNÍKY - NEFORMÁTOVANÁ KAMENNÁ DLAŽBA
- PLOCHY POD LAVIČKAMI A STOLKY - CEMENTOBETONOVÝ KRYT (STRIÁŽ)
- VAROVNÉ PÁSY - KAMENNÁ RELIÉFNÍ DLAŽBA PRO NEVIDOMÉ
- LEMOVÁNÍ VAROVNÝCH PÁSŮ - ŽULOVÉ DESKY 300/600mm

- JEDNOŘÁDEK ŽULOVÝCH KOSTEK 100/100mm
- DVOJŘÁDEK ŽULOVÝCH KOSTEK 100/100mm
- KAMENNÝ OBRUBNÍK
- BETONOVÝ OBRUBNÍK

- HRANICE PARCEL
- 289 PARCELNÍ ČÍSLO
- STÁVAJÍCÍ STAV
- NOVÝ NÁVRH

LEGENDA NOVÝCH INŽENÝRSKÝCH SÍTÍ:

- VODOVOD - PRODLOUŽENÍ
- VODOVOD - PŘÍPOJKA
- VODOVOD - ROZVOD K PÍTKU
- VEŘEJNÉ OSVĚTLENÍ

SEZNAM STAVEBNÍCH OBJEKTŮ:

- SO 101 CHODNÍKY, KOMUNIKACE, ZPEVNĚNÉ PLOCHY
- SO 301 PŘÍPOJKA VODOVODU, PÍTKO
- SO 401 VEŘEJNÉ OSVĚTLENÍ
- SO 801 SADOVÉ ÚPRAVY
- SO 802 MOBILIÁŘ

LEGENDA STÁVAJÍCÍCH INŽENÝRSKÝCH SÍTÍ:

- KANALIZACE DEŠŤOVÁ
- KANALIZACE JEDNOTNÁ
- VODOVOD
- PLYNOVOD NTL
- HORKOVOD
- PAROVOD
- TEPLOVOD
- NN KABEL - TEPLÁRNÝ
- NN KABEL
- VN KABEL
- KABEL VO
- NN KABEL - DPMB, BKOM-SSZ
- SDĚL. A OPT. KABELY
- SDĚL. A OPT. KABELY - CETIN
- SDĚL. KABELY NEZAMĚŘ. - CETIN
- NN KABEL - CETIN
- NN KABEL ZRUŠENÝ
- VN KABEL ZRUŠENÝ

SO 101

D

GENERÁLNÍ PROJEKTANT	Ing. Alžběta Kalábová Větrná 616/16b, 635 00 BRNO	ČÍSLO JEDNACÍ	MCBS/2020/0038071/HRNZ
HLAVNÍ INŽENÝR PROJEKTU	Ing. Alžběta Kalábová		

ZODPOVĚDNÝ PROJEKTANT	Ing. Jana Zajíčková	LOGO/FIRMA
VYPRACOVAL	Ing. Jana Zajíčková	
KONTOLOVAL	Ing. Alžběta Kalábová	
OKRES:	BRNO - MĚSTO	
KRAJ:	JIHOMORAVSKÝ	DATUM ÚNOR 2022
KATASTRÁLNÍ ÚZEMÍ:	PISÁRKY	
NÁZEV AKCE:	Revitalizace vnitrobloku Bayerova Botanická	
NÁZEV OBJEKTU:	SO 101 CHODNÍKY, KOMUNIKACE, ZPEVNĚNÉ PLOCHY	
NÁZEV PŘÍLOHY:	SITUACE	FORMÁT 5x A4
		MĚŘÍTKO 1 : 250
		STUPEŇ PDPS
		Č. ZAKÁZKY XXX
		ARCHIVNÍ Č. XXX
		Č. SOUPRAVY 02
		Č. PŘÍLOHY 02